


11/500/1000-SP  
TH,RUA R-1  
620W

11/500/400-SP  
TH,RUA R-1  
250W

11/500/400-SP  
TH,RUA R-1  
215W

LEGENDA MÍSTNOSTÍ:

| OZNÁMENÍ<br>VÝKRESU | POPIS MÍSTNOSTI   | PLOCHA         |
|---------------------|-------------------|----------------|
|                     |                   | m <sup>2</sup> |
| 2.01                | CHODBA            | 30,47          |
| 2.02                | POKOU             | 17,01          |
| 2.03                | POKOU             | 18,02          |
| 2.04                | CHODBA            | 5,67           |
| 2.05                | WC                | 2,39           |
| 2.06                | KOUPELNA          | 7,42           |
| 2.07                | KUCHYNĚ A JIDELNA | 15,30          |
| 2.08                | OBÝVACÍ POKOU     | 18,79          |
| 2.09                | KANCELÁŘ          | 10,32          |
| 2.10                | POKOU             | 18,27          |

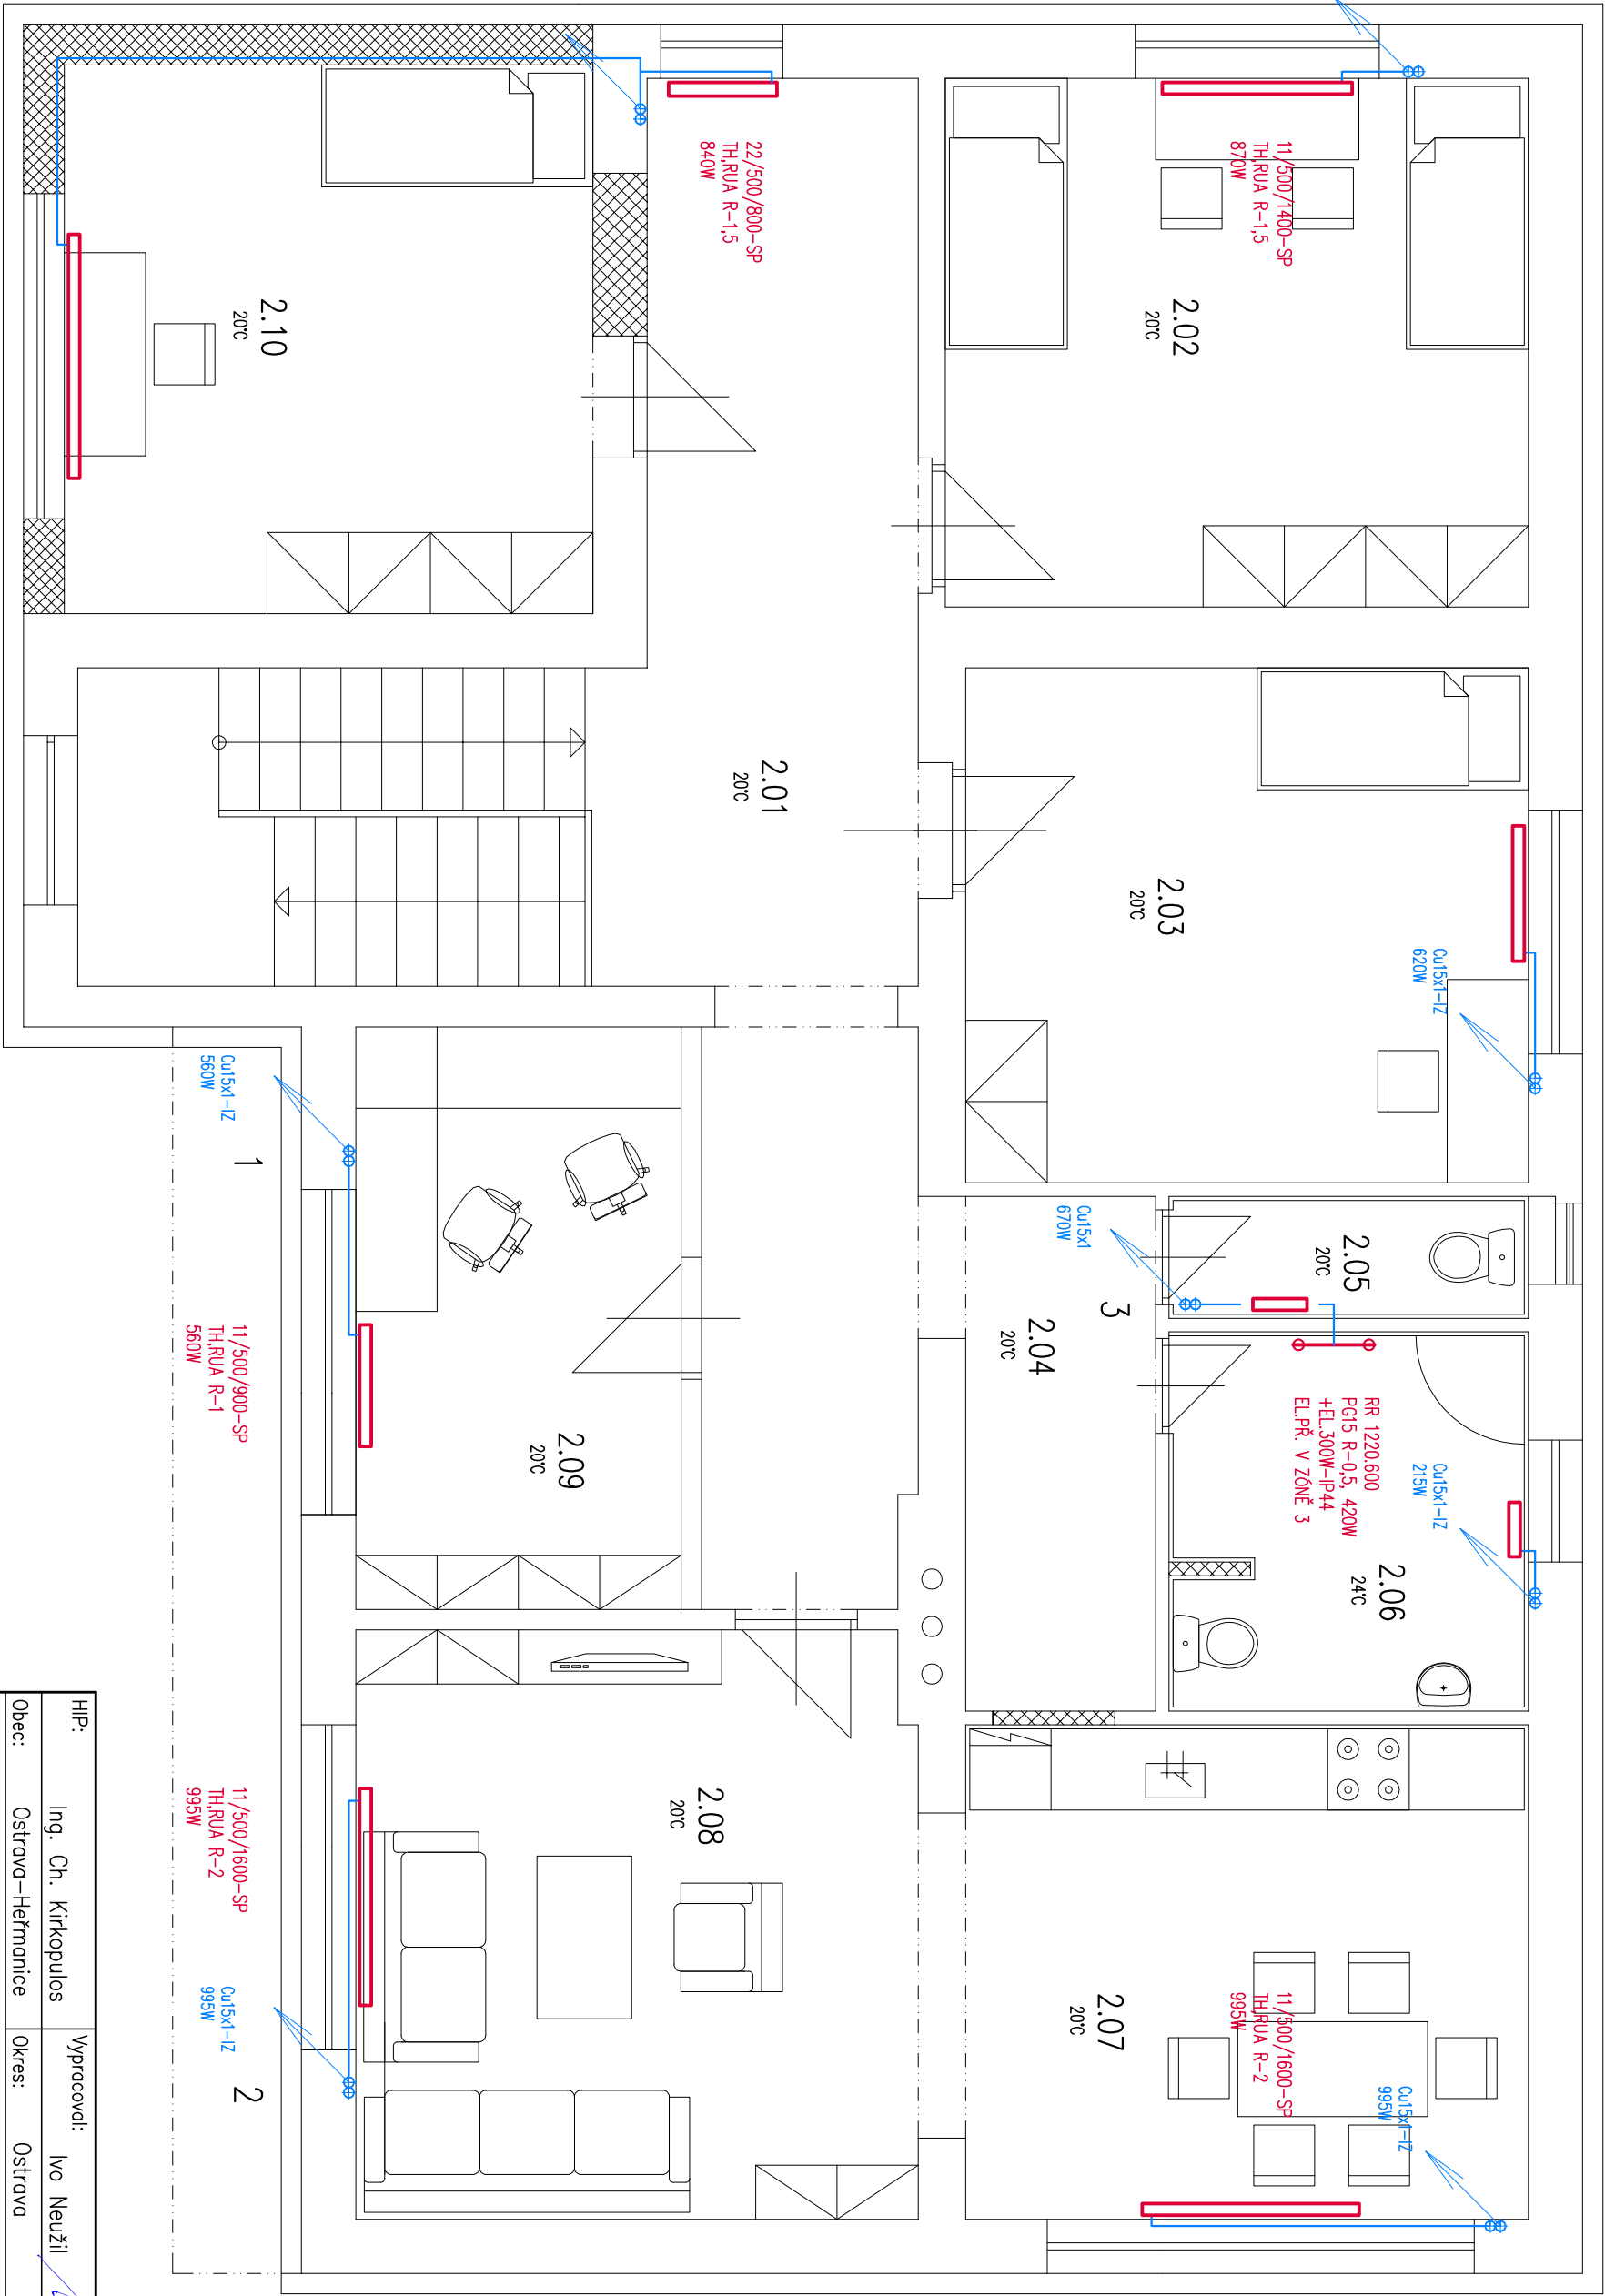

LEGENDA

21/500/400-SP

11/500/1800-SP  
TH,RUA R-2  
1120W

TH

RUA

R

RR

PG15

POZNÁMKA

- PŘÍPOJKY K TĚLESŮM JSOU NAVRŽENY V JEDNOTNÉ DIMENZI Cu 15x1

Cu ROZVODY U PODLAHY NAD SEBOU, ZASEKÁNY DO ŽIVLA

OCELOVÉ DESKOVÉ TĚLESO SE SPODNÍM PŘÍPOJENÍM A ZABUDOVANOU VENTILOVOU VLOŽKOU

TERMOSTATICKÁ HLAVICE S KAPALINOVÝM ČIDLEM (M30x1,5)


REGULAČNÍ A UZÁVÍRACÍ ARMATURA PRO TĚLESA SE SPODNÍM PŘÍPOJENÍM

STUPEŇ PŘEDNASTAVENÍ REGULACE VENTILOVÉ VLOŽKY, nast. 1-4kv min.=0,13, nast. 8-4kv min.=0,75 (2-0,22, 3-0,31, 4-0,38, 5-0,47, 6-0,57, 7-0,66)

RUČNÍKOVÝ RADIÁTOR SE STŘEDOVÝM PŘÍPOJENÍM

PŘÍPOJOVACÍ GARANTURA PRO STŘEDOVÉ PŘÍPOJENÍ VČ. HLAVICE A PVC KRYTKY

|  |                     |             |            |  |
|--|---------------------|-------------|------------|--|
| HIP:   | Ing. Ch. Kirkopulos | Vypracoval: | Ivo Neužil | PROJEKČNÍ KANCELÁŘ                         |
| Obec:  | Ostrava-Hermanice   | Okres:      | Ostrava    | Ing. Kirkopulos Christos                   |
| Investor : Čtyřlístek-příspěvková organizace, Hladnovská 751/119, Ostrava-Muglinov |                     |             |            | Poděbradova 24, Ostrava                    |
| Akce: Uthrova 107/23, Ostrava-Hermanice  |                     |             |            | tel. 603 317397, email: kirkopulos@emol.cz |
| porc.č.: st.1156, 385/2, katastrální území: Hermanice                              |                     |             |            |  |
| STAVEBNÍ ÚPRAVY  |                     |             |            | Měřítko: 1:50                              |
| REKONSTRUKCE OBJEKTU   |                     |             |            | Datum: leden 2017                          |
| PŮDORYS 2.NP – NOVÝ STAV   |                     |             |            | Zak.číslo: 172/2017                        |
| Obsah: VYTÁPĚNÍ+PLYNOINSTALACE   |                     |             |            | Stupeň: DPOS                               |
| Díl: D.1.4.3.b-03  |                     |             |            | Číslo výkresu: Číslo kopie:                |

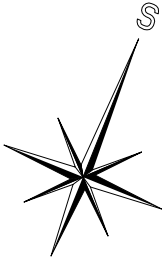

-15°C