

LEGENDA MÍSTNOSTÍ:


OZNAČENÍ NA VÝKRESE	POPIS MÍSTNOSTI	PLOCHA m2		PODLAHA	POZNÁMKA
2.01	CHODBA	30,47		PVC	PVC SOKL
2.02	POKOUJ	17,01		PVC	PVC SOKL
2.03	POKOUJ	18,02		PVC	PVC SOKL
2.04	CHODBA	5,67		PVC	PVC SOKL
2.05	WC	2,39		KERAMICKÁ DLAŽBA	KERAMICKÝ OBKLAD DO v. 2,10 m
2.06	KOUPELNA	7,42		KERAMICKÁ DLAŽBA	KERAMICKÝ OBKLAD DO v. 2,10 m
2.07	KUCHYNĚ A JIDELNA	15,30		PVC	KERAMICKÝ OBKLAD U KUCHLUNKY
2.08	OBYVACÍ POKOUJ	18,79		PVC	PVC SOKL
2.09	KANCELÁŘ	10,32		PVC	PVC SOKL
2.10	POKOUJ	18,27		PVC	PVC SOKL

POZNÁMKY:

1) Všechny průrazy skrz požárně dělící konstrukci budou utěšeny protipožární manžetou min. EI45, případně ucpávkou (dle dimenze procházejícího potrubí), která bude umístěna pod stropem daného podlaží na potrubí případně v dělící zdi požárního úseku.

LEGENDA ČAR:

- SV: STUDENÁ VODA – PP-RCT PN16
- TV: TEPLÁ VODA – PP-RCT PN16
- CV: CÍRKULACE – PP-RCT PN16

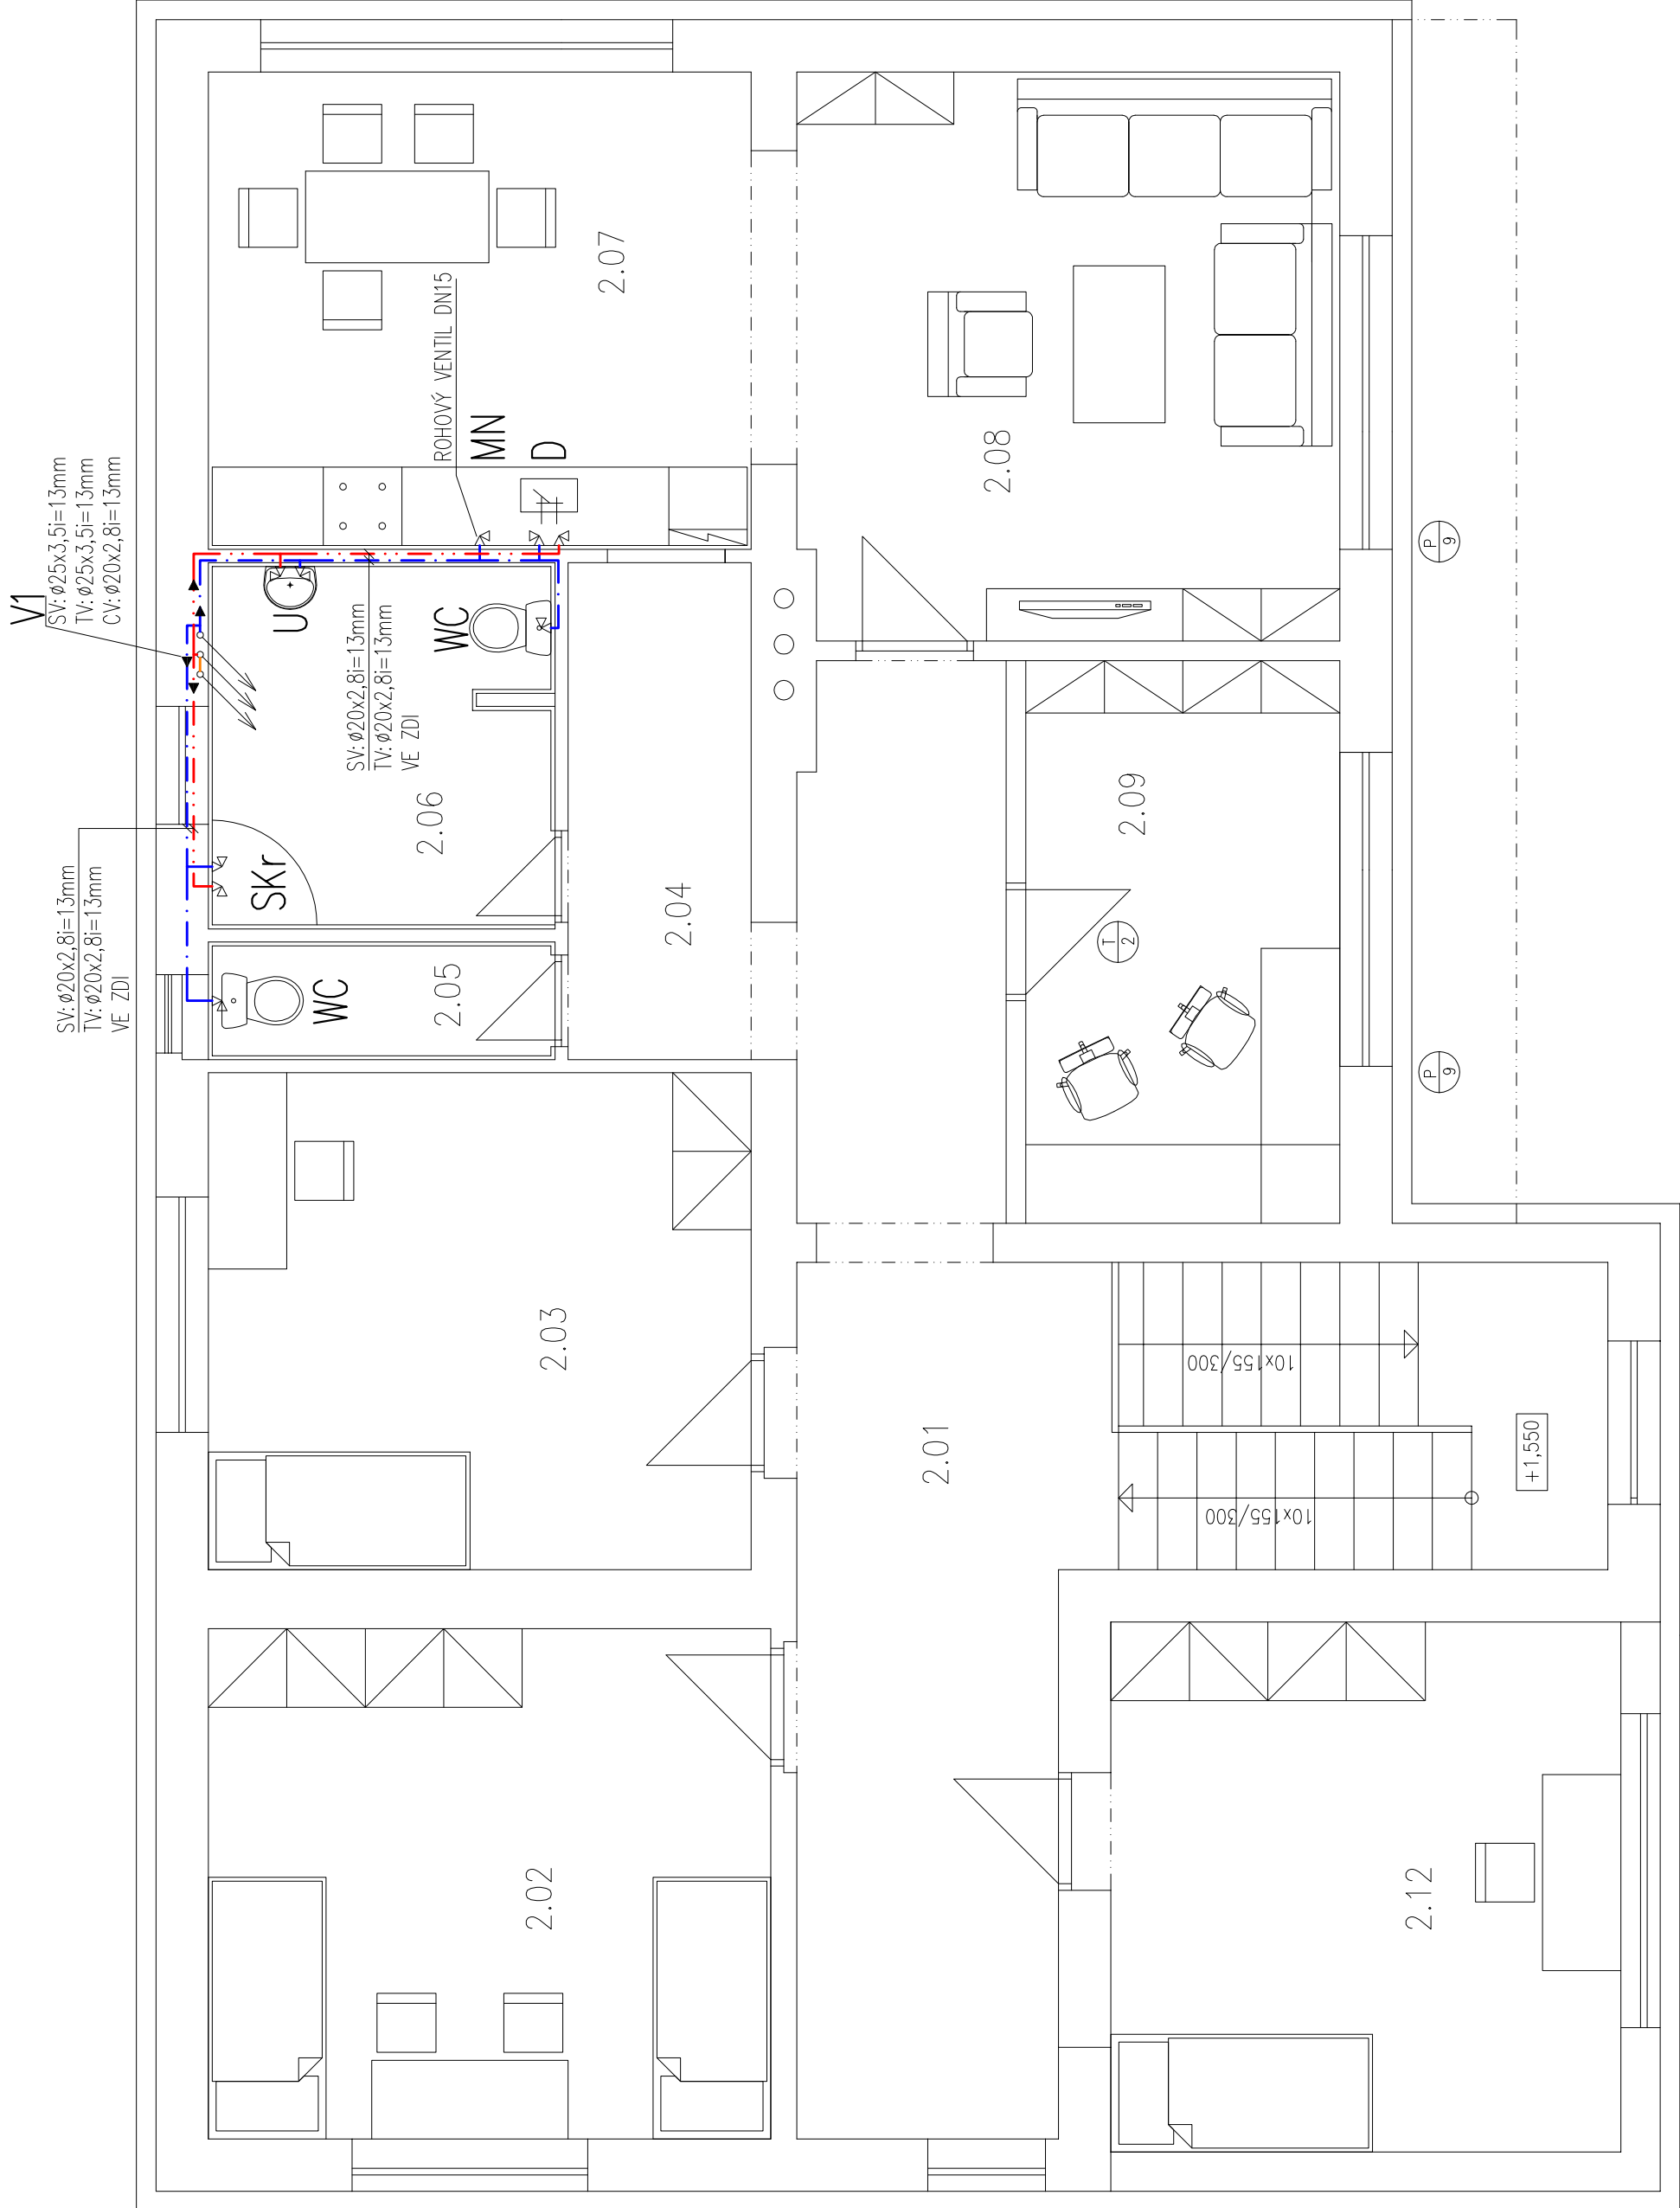

HIP:	Ing. Ch. Kirkopulos	Vypracoval: Jan Ochodnický	PROJEKČNÍ KANCELÁŘ Ing. Kirkopulos Christos Poděbradova 24, Ostrava tel. 603 317397, email: kirkopulos@email.cz
Obec:	Ostrava–Heřmanice	Okres: Ostrava	
Investor : Čtyřlístek–příspěvková organizace, Hladnovská 751/119, Ostrava–Muglinov			Měřítko: 1:50
Akce: Uhrova 107/23, Ostrava–Heřmanice parc.č.: st.1156, 385/2, katastrální území: Heřmanice			Datum: leden 2017
STAVEBNÍ ÚPRAVY REKONSTRUKCE OBJEKTU			Zak.číslo: 172/2017
			Stupeň: DPS
Obsah:	PŮDORYS 2.NP – ROZVOD VODY	Číslo výkresu: ZTI–07	
Díl:	ZDRAVOTNÉ TECHNICKE INSTALACE		